


PLANTA BAIXA SUPERIOR

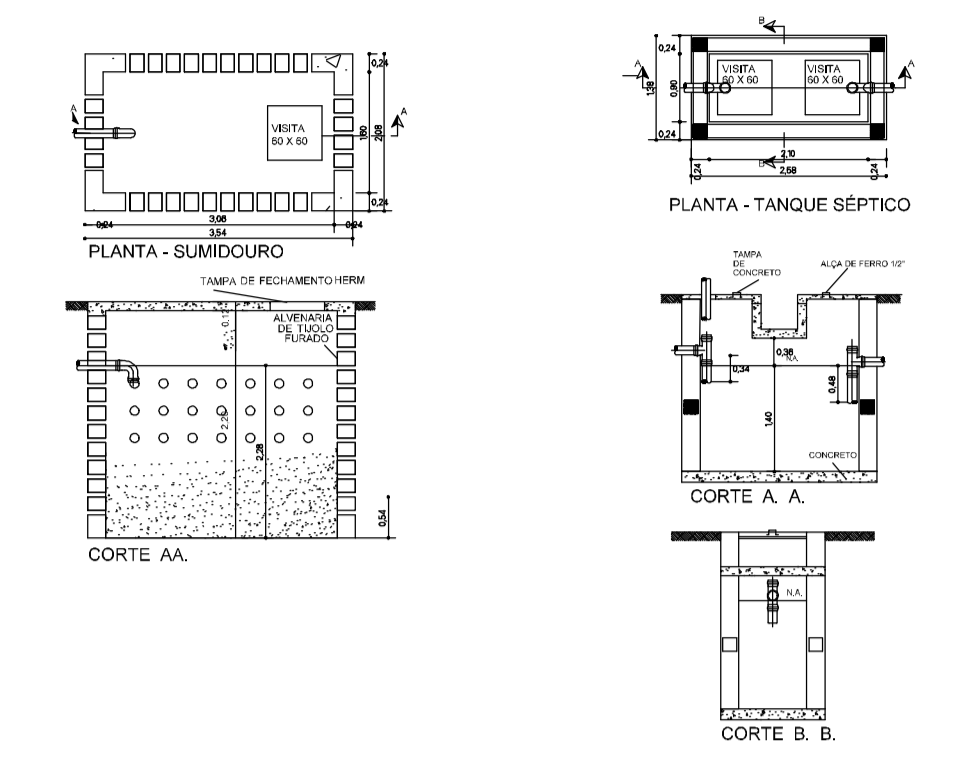

LEGENDA DO HIDRO-SANIT


- CANALIZAÇÃO DE ÁGUA FRIA
- CANALIZAÇÃO DE ÁGUA QUENTE
- CANALIZAÇÃO DE ÁGUA POTÁVEL

OBSERVAÇÕES

- Período de limpeza projetado: 1 ano
- Observar as disposições construtivas de NBR 7.220/05 e NBR 13.669/97
- Relevo máximo da fossa: 0,20 m
- O tanque deverá ser totalmente estanque
- Instalar a fossa e sumidouro afastados no mínimo 5,00 m de edificação e 1,50 m de divisa do lote

DET. T. SÉPTICO E SUMIDOURO
ESCALA ADOTADA: 1:75

CAIXA DE INSPEÇÃO
ESCALA: 1:25

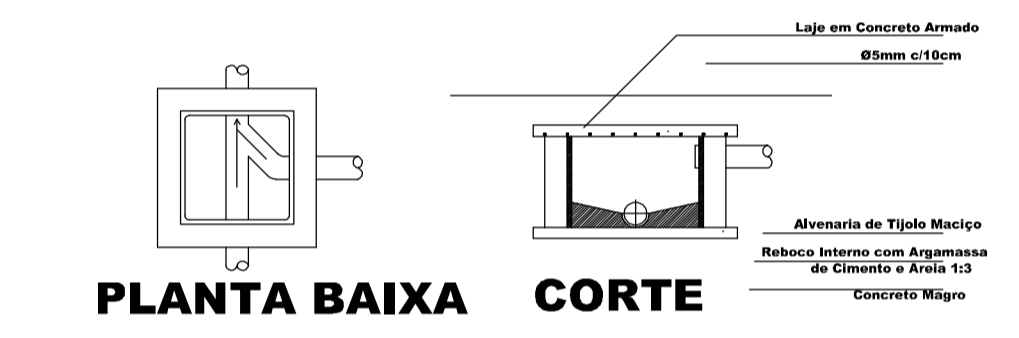

PLANTA BAIXA CORTE

	NOME PROPRIETÁRIO/ASSINATURAS: PREFEITURA MUNICIPAL DE SERRA ALTA
	OBJETO: Reforma e ampliação do GINÁSIO POLIESPORTIVO MUNICIPAL (Etapa 5)
ENDEREÇO OBRA: Rua Tiradentes / Rua 28 de Abril	
CREA/SC 46.997-2	RESPONSÁVEL TÉCNICO: Engenheiro Civil LOIV O BERTOLDI
DESCRIÇÃO: - PLANTA BAIXA SUPERIOR - escala 1:100 - DETALHE TANQUE SÉPTICO, SUMIDOURO E C. INSPEÇÃO	ÁREA: 1.532,09 m ² DATA: 05/05/2011 SERRA ALTA SC (49) 3364-0092 PROJETO N.º / PRONCHA N.º: 01 / 05
PROJETO HIDRO-SANITÁRIO	