
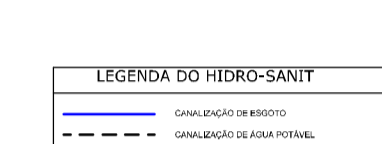



PLANTA BAIXA INFERIOR

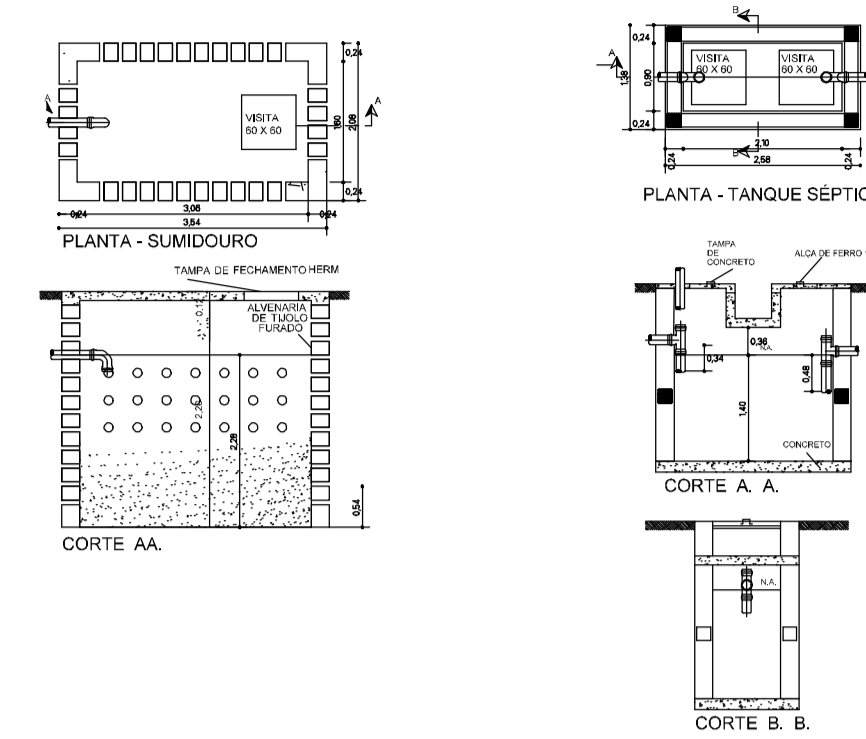

OBSERVAÇÕES  
 - Período de projeto projetado 1 ano  
 - Observar as disposições construtivas da NBR 7220/93 e NBR 12.089/97  
 - Profundidade máxima de fossa: 0,25 m  
 - O tanque deverá ser totalmente enterrado  
 - Escavar a fossa e sumidouro atenuados no mínimo 0,50 m de estacão e 1,50 m de divisa do lote

DET. T. SÉPTICO E SUMIDOURO  
 ESCALA ADOTADA: 1:75

**CAIXA DE INSPEÇÃO**  
 ESCALA: 1:25

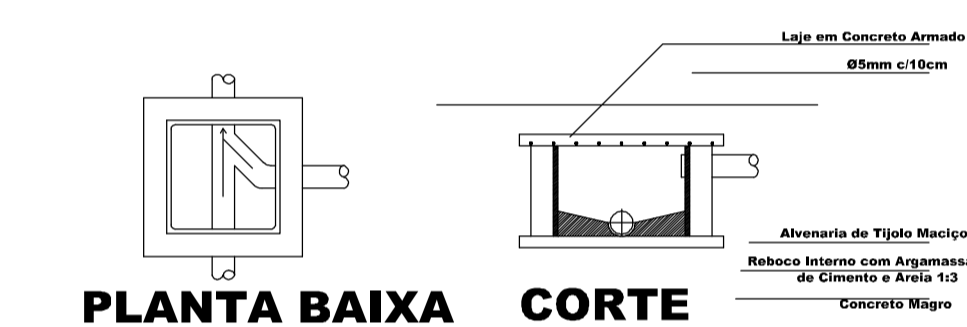

	NOME PROPRIETÁRIO/ASSINATURA: <b>PREFEITURA MUNICIPAL DE SERRA ALTA</b>
	ENDEREÇO OBRA: <b>Rua Tiradentes / Rua 28 de Abril</b>
CREA/SC 46.997-2	RESPONSÁVEL TÉCNICO: <b>Engenheiro Civil LOIV O BERTOLDI</b>
DESCRIÇÃO: - PLANTA BAIXA SUPERIOR - escala 1:100 - DETALHE TANQUE SÉPTICO, SUMIDOURO E CX. INSPEÇÃO	DATA: <b>1.532,09 m<sup>2</sup> 05/05/2011</b> <b>SERRA ALTA SC</b> <b>(49) 3384-0092</b> PROJETO N.º / FOLHA N.º: <b>01 / 06</b>
<b>PROJETO HIDRO-SANITÁRIO</b>	