


CAIXA DE INSPEÇÃO

ESCALA 1:25

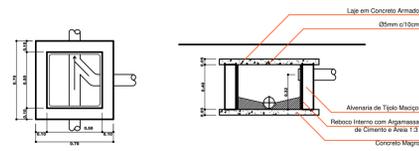


PLANTA BAIXA

CORTE

CAIXA DE GORDURA

ESCALA 1:25

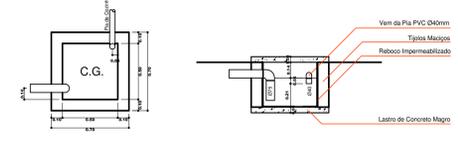


PLANTA BAIXA

CORTE

FOSSA SÉPTICA

ESCALA 1:25

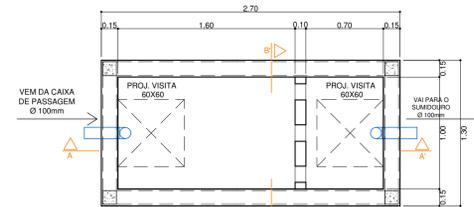

PLANTA BAIXA

CORTE-AA'




CORTE-BB'

Observações:

- Período de limpeza projetado: 1 ano;
- Observar as disposições construtivas da NBR 13969/1997;
- Observar afastamento mínimo de 1,50m de divisas e ou edificações.
- Todas as tubulações deverão ter caimento mínimo de 2%.


SUMIDOURO

ESCALA 1:25

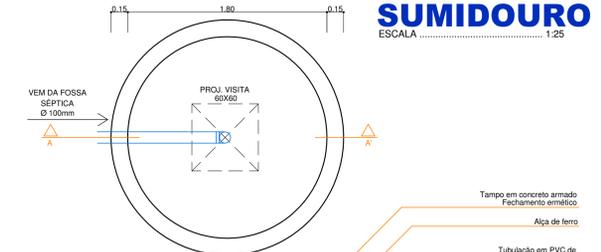


PLANTA BAIXA

CORTE

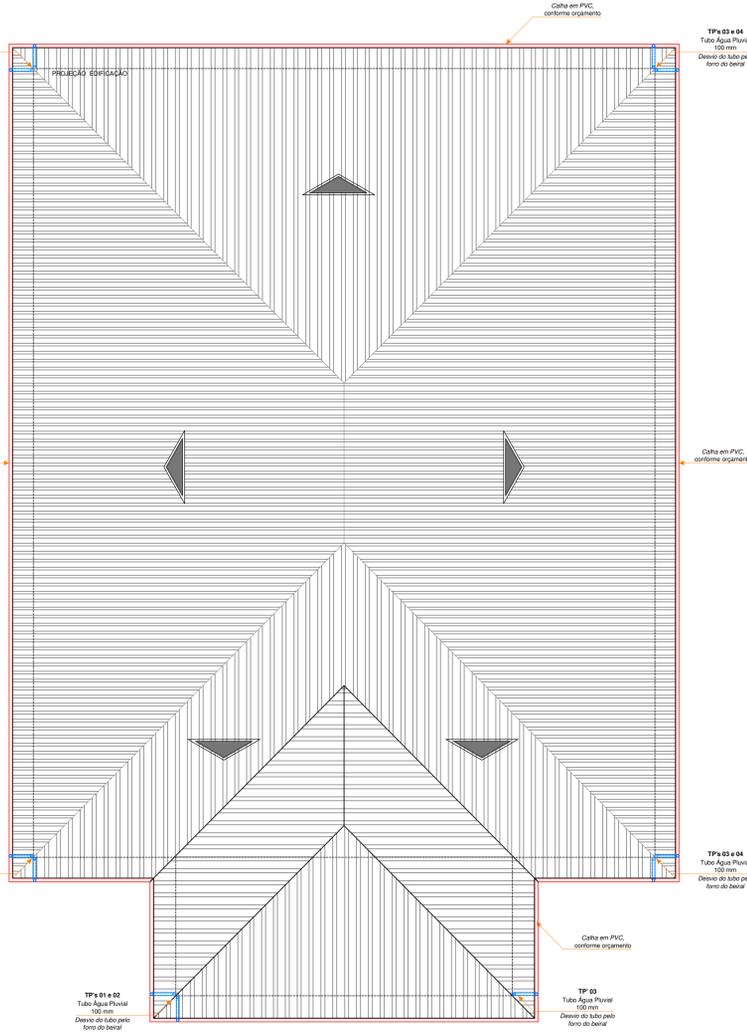


PLANTA DE COBERTURA

ESCALA 1:100

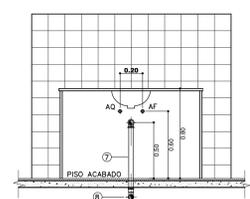

LAVATÓRIO DE BANCADA VISTA DE FRENTE

Escala 1:25

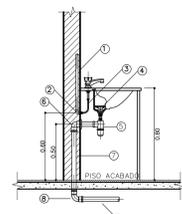


LAVATÓRIO DE BANCADA VISTA LATERAL

Escala 1:25


- LEGENDA
- ÁGUA FRIA E ESGOTO
- 1 - TUBO PVC Ø 20mm
 - 2 - JOELHO 90° PVC SOLDÁVEL E COM ROSCA METÁLICA Ø 20mmx1/2"
 - 3 - LIGAÇÃO FLEXÍVEL
 - 4 - VALVULA DE ESCOAMENTO PARA LAVATÓRIO COM LADRÃO
 - 5 - SIFÃO PARA LAVATÓRIO Ø 1 1/2"
 - 6 - JOELHO 90° PVC SOLDÁVEL E COM ROSCA Ø 40mmx1 1/2"
 - 7 - TUBO PVC PARA ESGOTO SECUNDÁRIO Ø 40mm
 - 8 - CURVA 90° PVC CURTA Ø 40mm

- ÁGUA QUENTE
- 1 - TUBO COBRE Ø 22mm
 - 2 - CONTROLO BRONZE SOLDA/BOLSA Ø 22mmx1/2" E NIPLE DE BRONZE Ø 1/2"

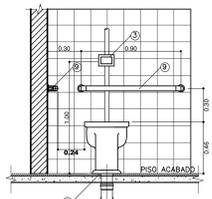

VASO SANITÁRIO COM VÁLVULA P/ PESSOAS PORT. NECES. ESP. VISTA DE FRENTE


Escala 1:25

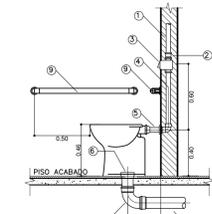

VASO SANITÁRIO COM VÁLVULA P/ PESSOAS PORT. NECES. ESP. VISTA LATERAL


Escala 1:25

- LEGENDA
- ÁGUA FRIA E ESGOTO
- 1 - TUBO PVC Ø 40mm OU Ø 50mm
 - 2 - ADAPTADOR SOLDÁVEL CURTO DE PVC, COM BOLSA E ROSCA PARA REGISTRO Ø 40mmx1/2" OU Ø 50mmx1/2"
 - 3 - VÁLVULA DE DESCARGA Ø 1 1/2" OU Ø 2"
 - 4 - TUBO PVC PARA VÁLVULA DE DESCARGA 1 1/2" OU Ø 2"
 - 5 - TUBO DE LIGAÇÃO PARA VASO SANITÁRIO
 - 6 - LIGAÇÃO PARA SAÍDA DE VASO SANITÁRIO 100mm
 - 7 - CURVA 90° PVC CURTA Ø 100mm
 - 8 - TUBO PVC PARA ESGOTO PRIMÁRIO Ø 100mm
 - 9 - BARRAS DE APOIO EM AÇO INOXIDÁVEL

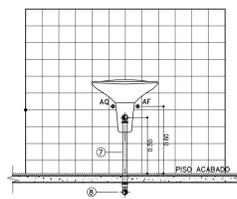

LAVATÓRIO COLUNA SUSPensa VISTA DE FRENTE


Escala 1:25

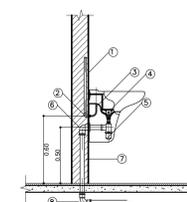

LAVATÓRIO COLUNA SUSPensa VISTA LATERAL


Escala 1:25

- LEGENDA
- ÁGUA FRIA E ESGOTO
- 1 - TUBO PVC Ø 20mm
 - 2 - JOELHO 90° PVC SOLDÁVEL E COM ROSCA METÁLICA 20mmx1/2"
 - 3 - LIGAÇÃO FLEXÍVEL
 - 4 - VALVULA DE ESCOAMENTO PARA LAVATÓRIO COM LADRÃO
 - 5 - SIFÃO PARA LAVATÓRIO Ø 1 1/2"
 - 6 - JOELHO 90° PVC SOLDÁVEL E COM ROSCA 40mmx1 1/2"
 - 7 - TUBO PVC PARA ESGOTO SECUNDÁRIO Ø 40mm
 - 8 - CURVA 90° PVC CURTA Ø 40mm

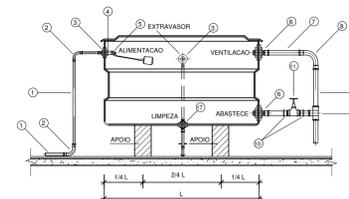

INSTALAÇÃO DE CAIXA D'ÁGUA CORTE LONGITUDINAL

Escala 1:20

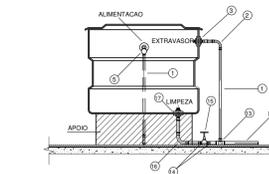

INSTALAÇÃO DE CAIXA D'ÁGUA CORTE TRANSVERSAL

Escala 1:20

LEGENDA

- ÁGUA FRIA
- 1 - TUBO PVC Ø 20mm
 - 2 - CURVA 90° PVC SOLDÁVEL Ø 20mm
 - 3 - ADAPTADOR SOLDÁVEL LONGO DE PVC, COM FLANGES LIVRES PARA CAIXA D'ÁGUA Ø 20mmx3/4"
 - 4 - LAVA PVC COM ROSCA Ø 3/4"
 - 5 - TORNEIRA BOLA PARA CAIXA D'ÁGUA Ø 3/4"
 - 6 - ADAPTADOR SOLDÁVEL LONGO DE PVC, COM FLANGES LIVRES PARA CAIXA D'ÁGUA Ø 40mmx1 1/2"
 - 7 - TUBO PVC REGISTO SOLDÁVEL Ø 40mm
 - 8 - CURVA 90° PVC SOLDÁVEL Ø 40mm
 - 9 - TE 90° PVC SOLDÁVEL Ø 40mm
 - 10 - ADAPTADOR SOLDÁVEL CURTO DE PVC, COM BOLSA E ROSCA PARA REGISTRO Ø 40mmx1 1/2"
 - 11 - REGISTRO DE GAVETA Ø 1 1/2"
 - 12 - TUBO PVC REGISTO SOLDÁVEL Ø 20mm
 - 13 - TE DE REDUÇÃO 90° PVC SOLDÁVEL Ø 20x25mm
 - 14 - ADAPTADOR SOLDÁVEL CURTO DE PVC, COM BOLSA E ROSCA PARA REGISTRO Ø 25mmx1"
 - 15 - REGISTRO DE GAVETA Ø 1"
 - 16 - CURVA 90° PVC SOLDÁVEL Ø 40mm
 - 17 - ADAPTADOR SOLDÁVEL LONGO DE PVC, COM FLANGES LIVRES PARA CAIXA D'ÁGUA Ø 25mmx1"

HIDROSSANITÁRIO

QUADRO DE REVISÕES

REV.	DESCRIÇÃO	FECHA	ELABORADO	APROVADO
01	1ª REVISÃO DE REVISÃO			
02	2ª REVISÃO DE REVISÃO			
03	3ª REVISÃO DE REVISÃO			



MUNICÍPIO DE SERRA ALTA

DISCUÇÃO	Reforma do Centro de Convivência dos Idosos	ESCALA	INDICADA
PROJETO DA OBRA	Sede do Município	DATA	MAIO/2018
CONTEÚDO	Sistema de Tratamento de Esgoto e Detalhes	ÁREA	797,05 m ²
RESPONSÁVEL TÉCNICO PROJETO		PROJETO	5,040
		REVISÃO	Veridiane
		BRANCA	HS 02
	Weiller Werner Wichnovski	CREA n.º	139768-9
		ASSINADO	RefCentraIdosos.dwg