




PLANTA DE INSTALAÇÃO DE CABEAMENTO ESTRUTURADO
ESCALA 1:75

LEGENDA	
	PONTO ALTO DE TV (h = 200cm DO PISO ACABADO)
	PONTO LÓGICO BAIXO (h = 30cm DO PISO ACABADO)
	PONTO LÓGICO MÉDIO (h = 110cm DO PISO ACABADO)
	CAIXA 20 X 20
	CAIXA DE PASSAGEM
	RACK DE DISTRIBUIÇÃO
	ELETRODUTO DE PEADPOLIETILENO DE ALTA DENSIDADE, CORRUGADO, ENTERRADO NO SOLO
	CABO COAXIAL (TV)

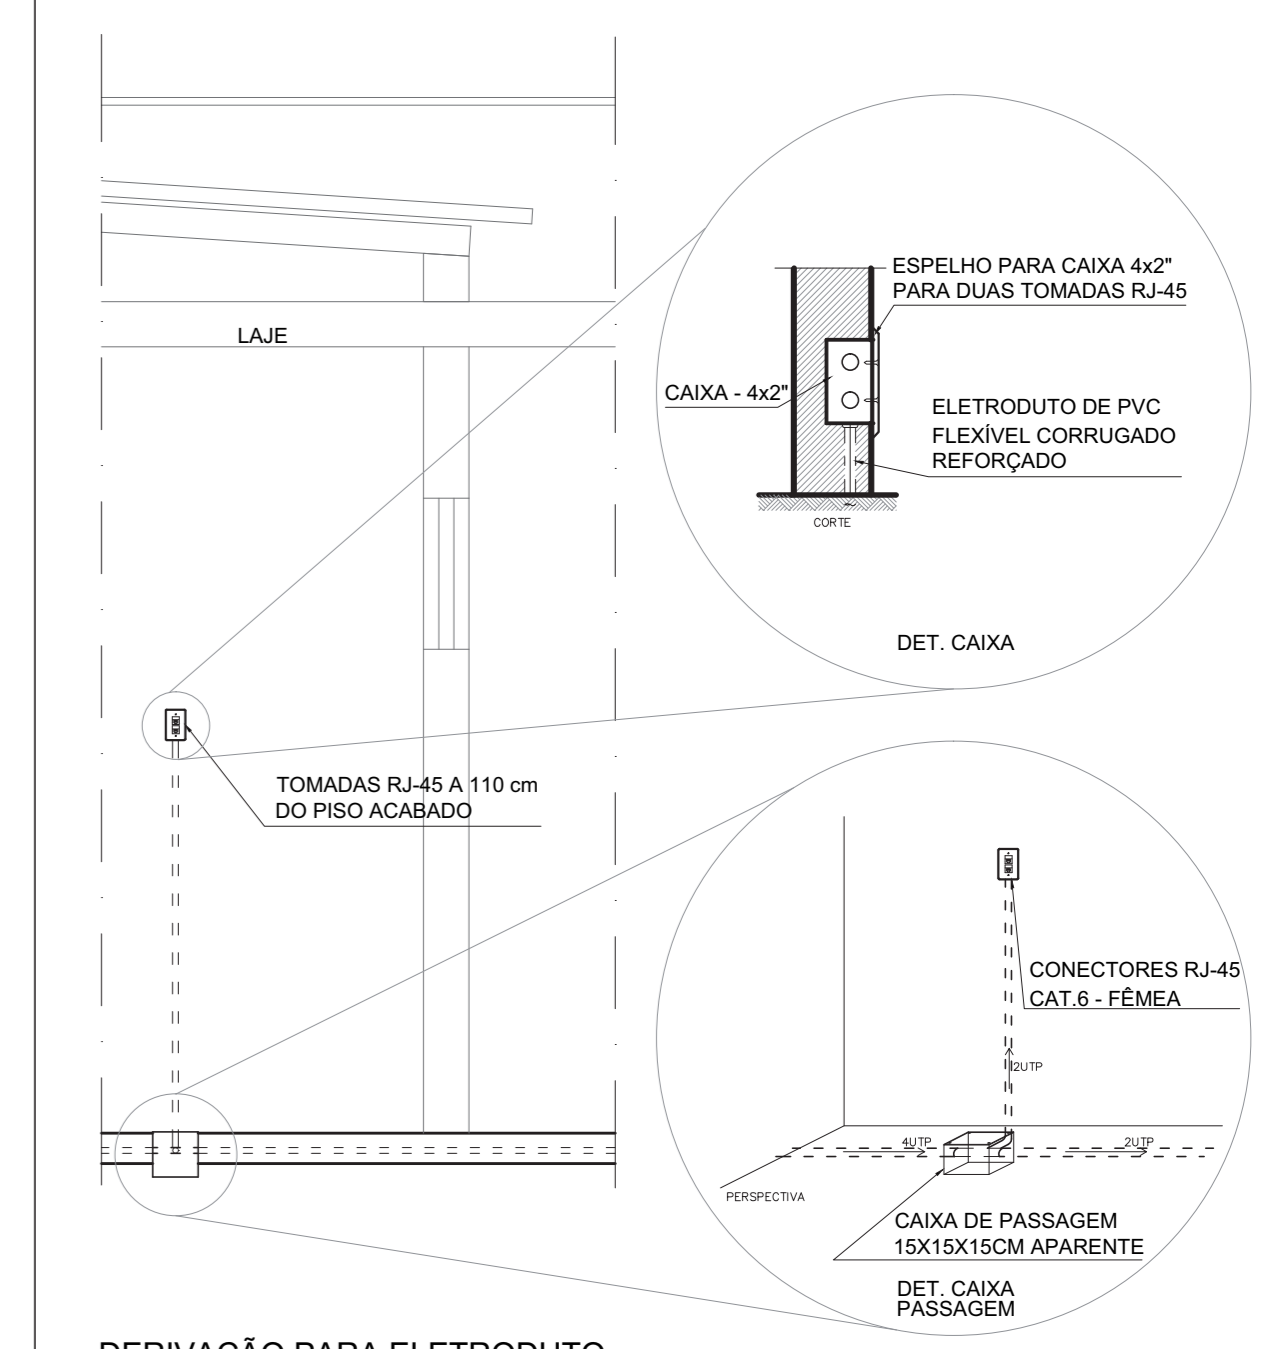


DERIVAÇÃO PARA ELETRODUTO
DETALHE GÊNÉRICO


Ministério da Educação **FNDE** Fundo Nacional de Desenvolvimento da Educação

PROINFÂNCIA - ESPAÇO EDUCATIVO INFANTIL


ENDEREÇO:	
MUNICÍPIO - UF:	
PROPRIETÁRIO:	FUNDO NACIONAL DE DESENVOLVIMENTO DA EDUCAÇÃO - FNDE
AUTORES DO PROJETO:	
RESPONSÁVEL TÉCNICO:	
PROPRIETÁRIO	_____
AUTOR DO PROJETO	_____ CREA: _____
AUTOR DO PROJETO	_____ CREA: _____
RESP. TÉCNICO	_____ CREA: _____

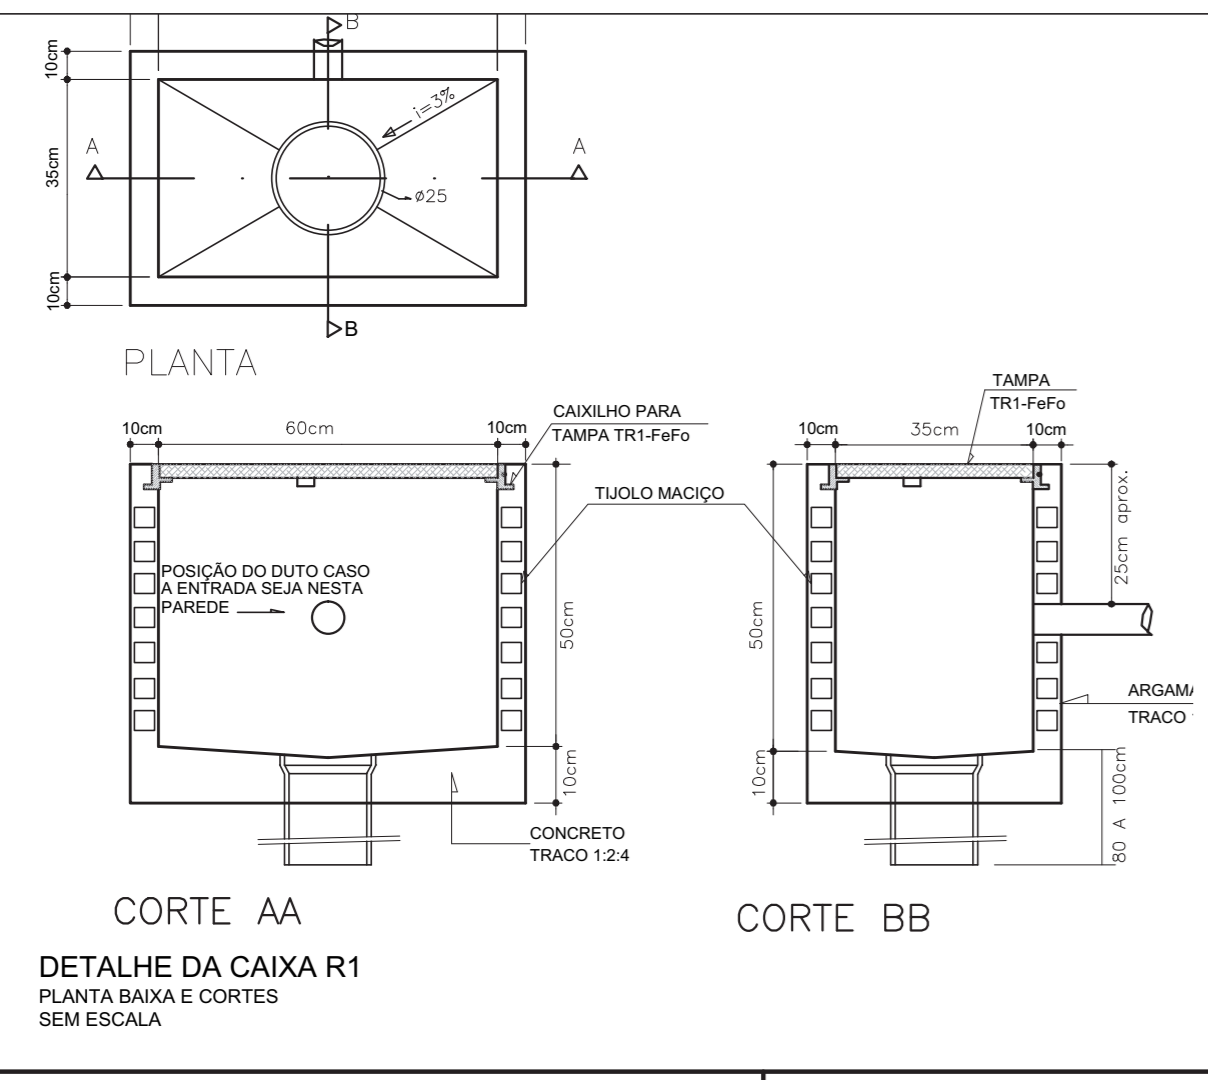

PLANTA
CORTE AA
CORTE BB
DETALHE DA CAIXA R1
PLANTA BAIXA E CORTES
SEM ESCALA

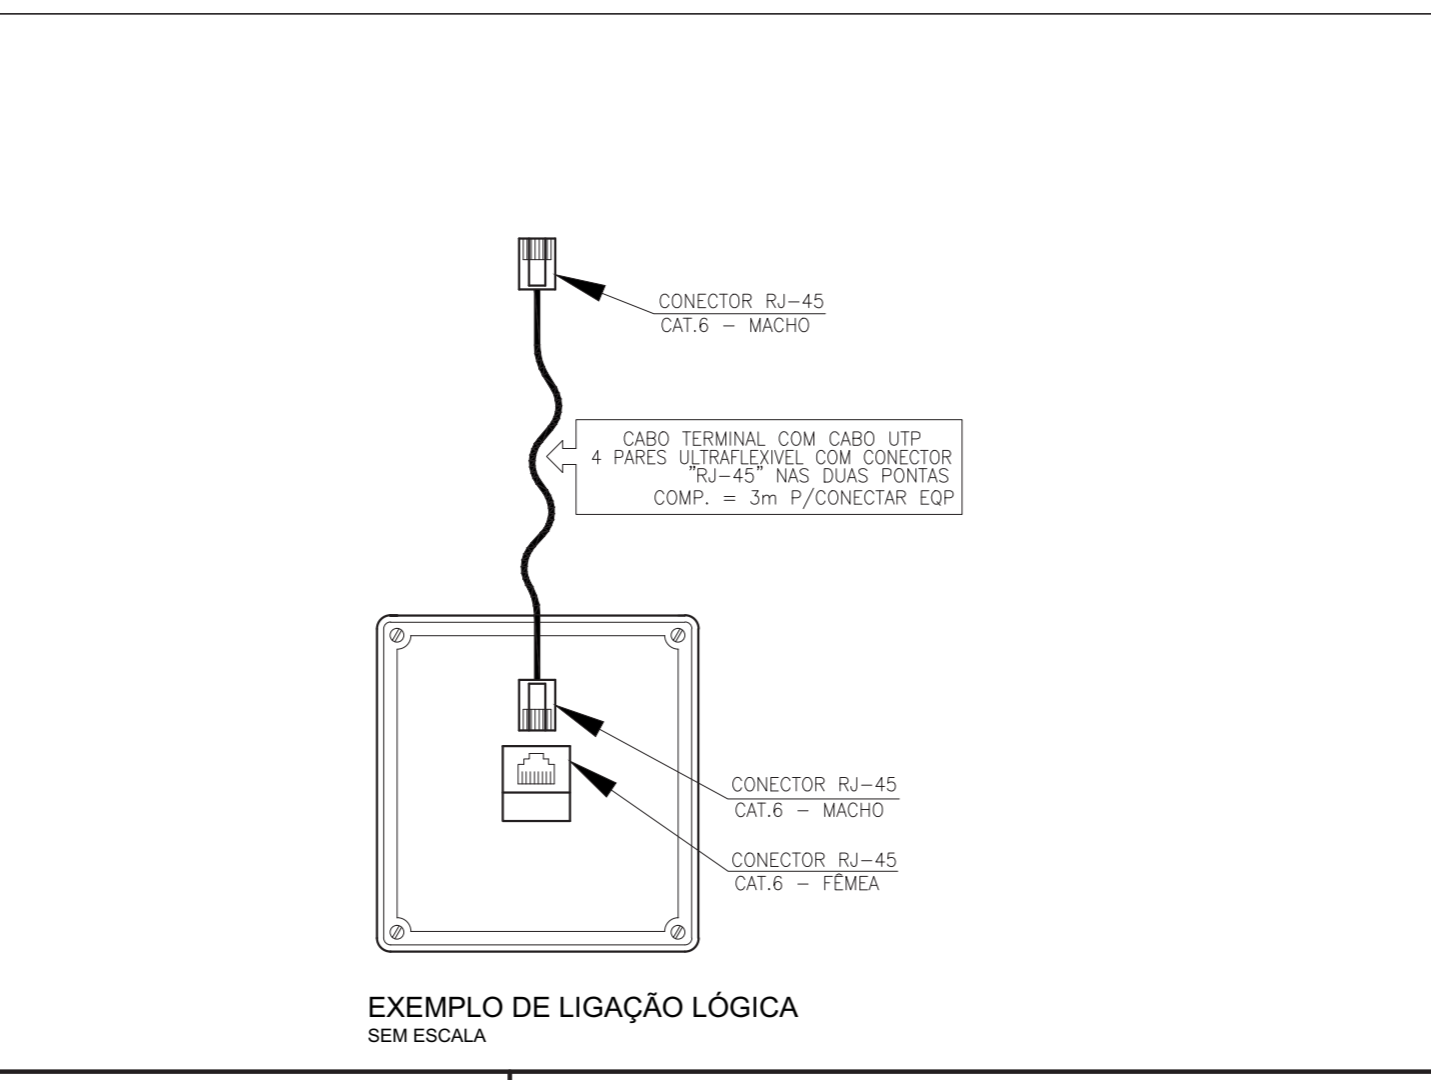

EXEMPLO DE LIGAÇÃO LÓGICA
SEM ESCALA

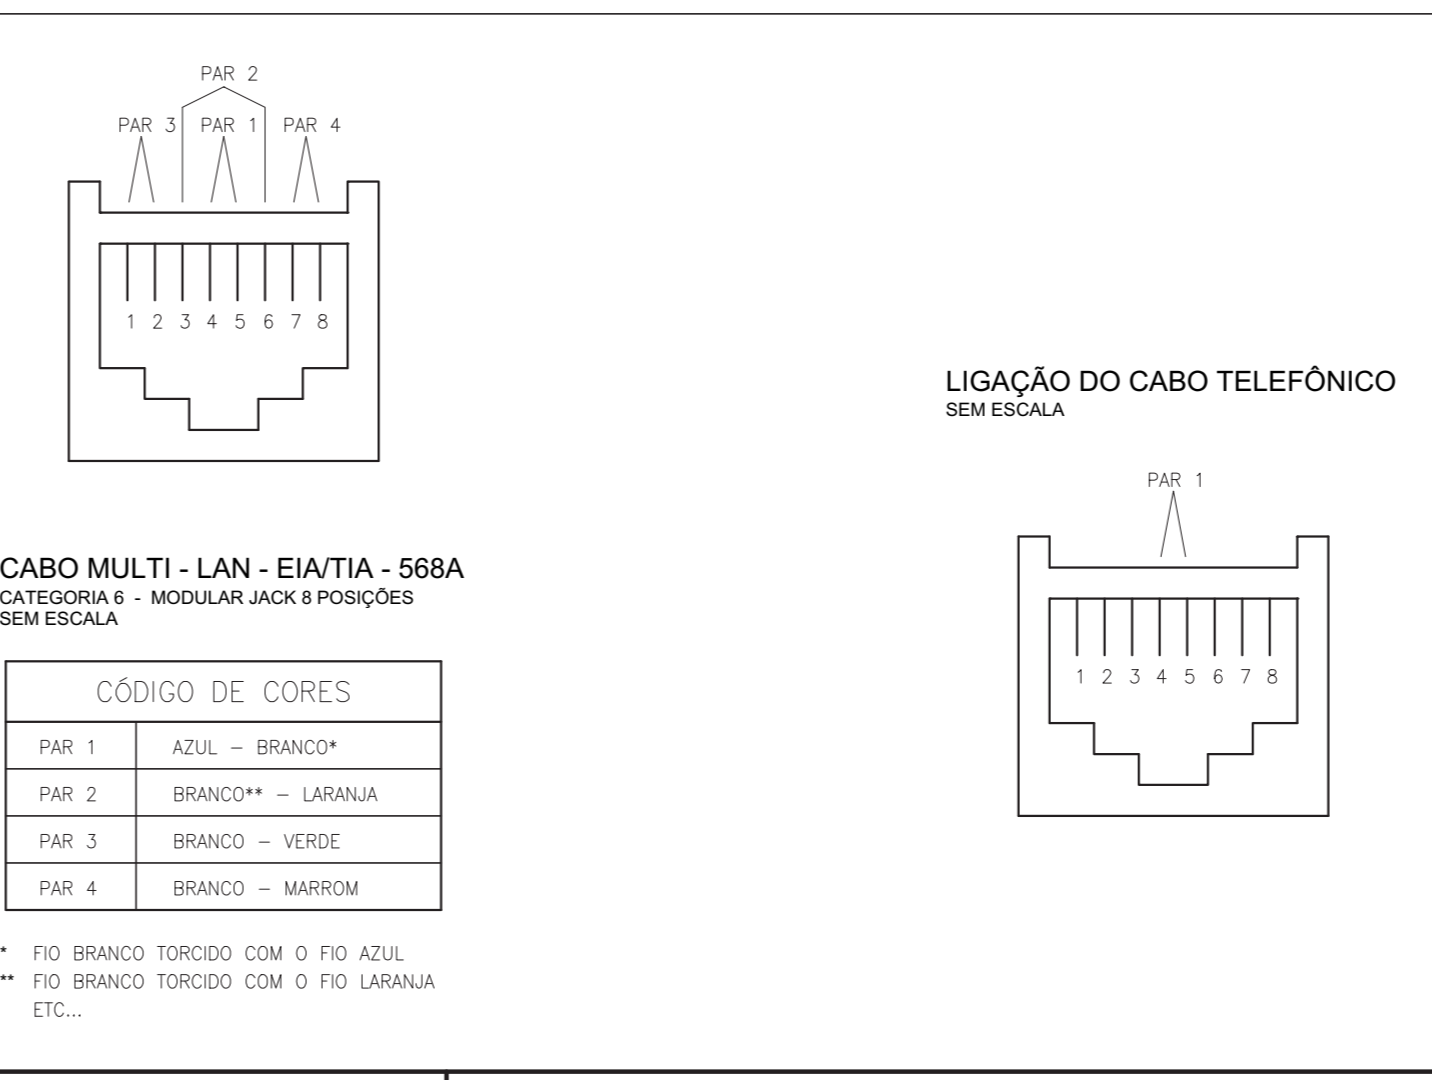

LIGAÇÃO DO CABO TELEFÔNICO
SEM ESCALA

DLFO	CREA
	RA

PROJETO TIPO C INSTALAÇÕES DE CABEAMENTO ESTRUTURADO			
COORDENAÇÃO GUEST - Coordenação Geral de Infra-estrutura		PLANTA BAIXA E DETALHES	
REVISÃO R.00	ESCALA INDICADA	PRANCHAS	CE
DESENHO R.00	DATA EMISSÃO MAR/2010		01/01