



4 - BANHO CRECHE I
PLANTA BAIXA
ESCALA: 1/20

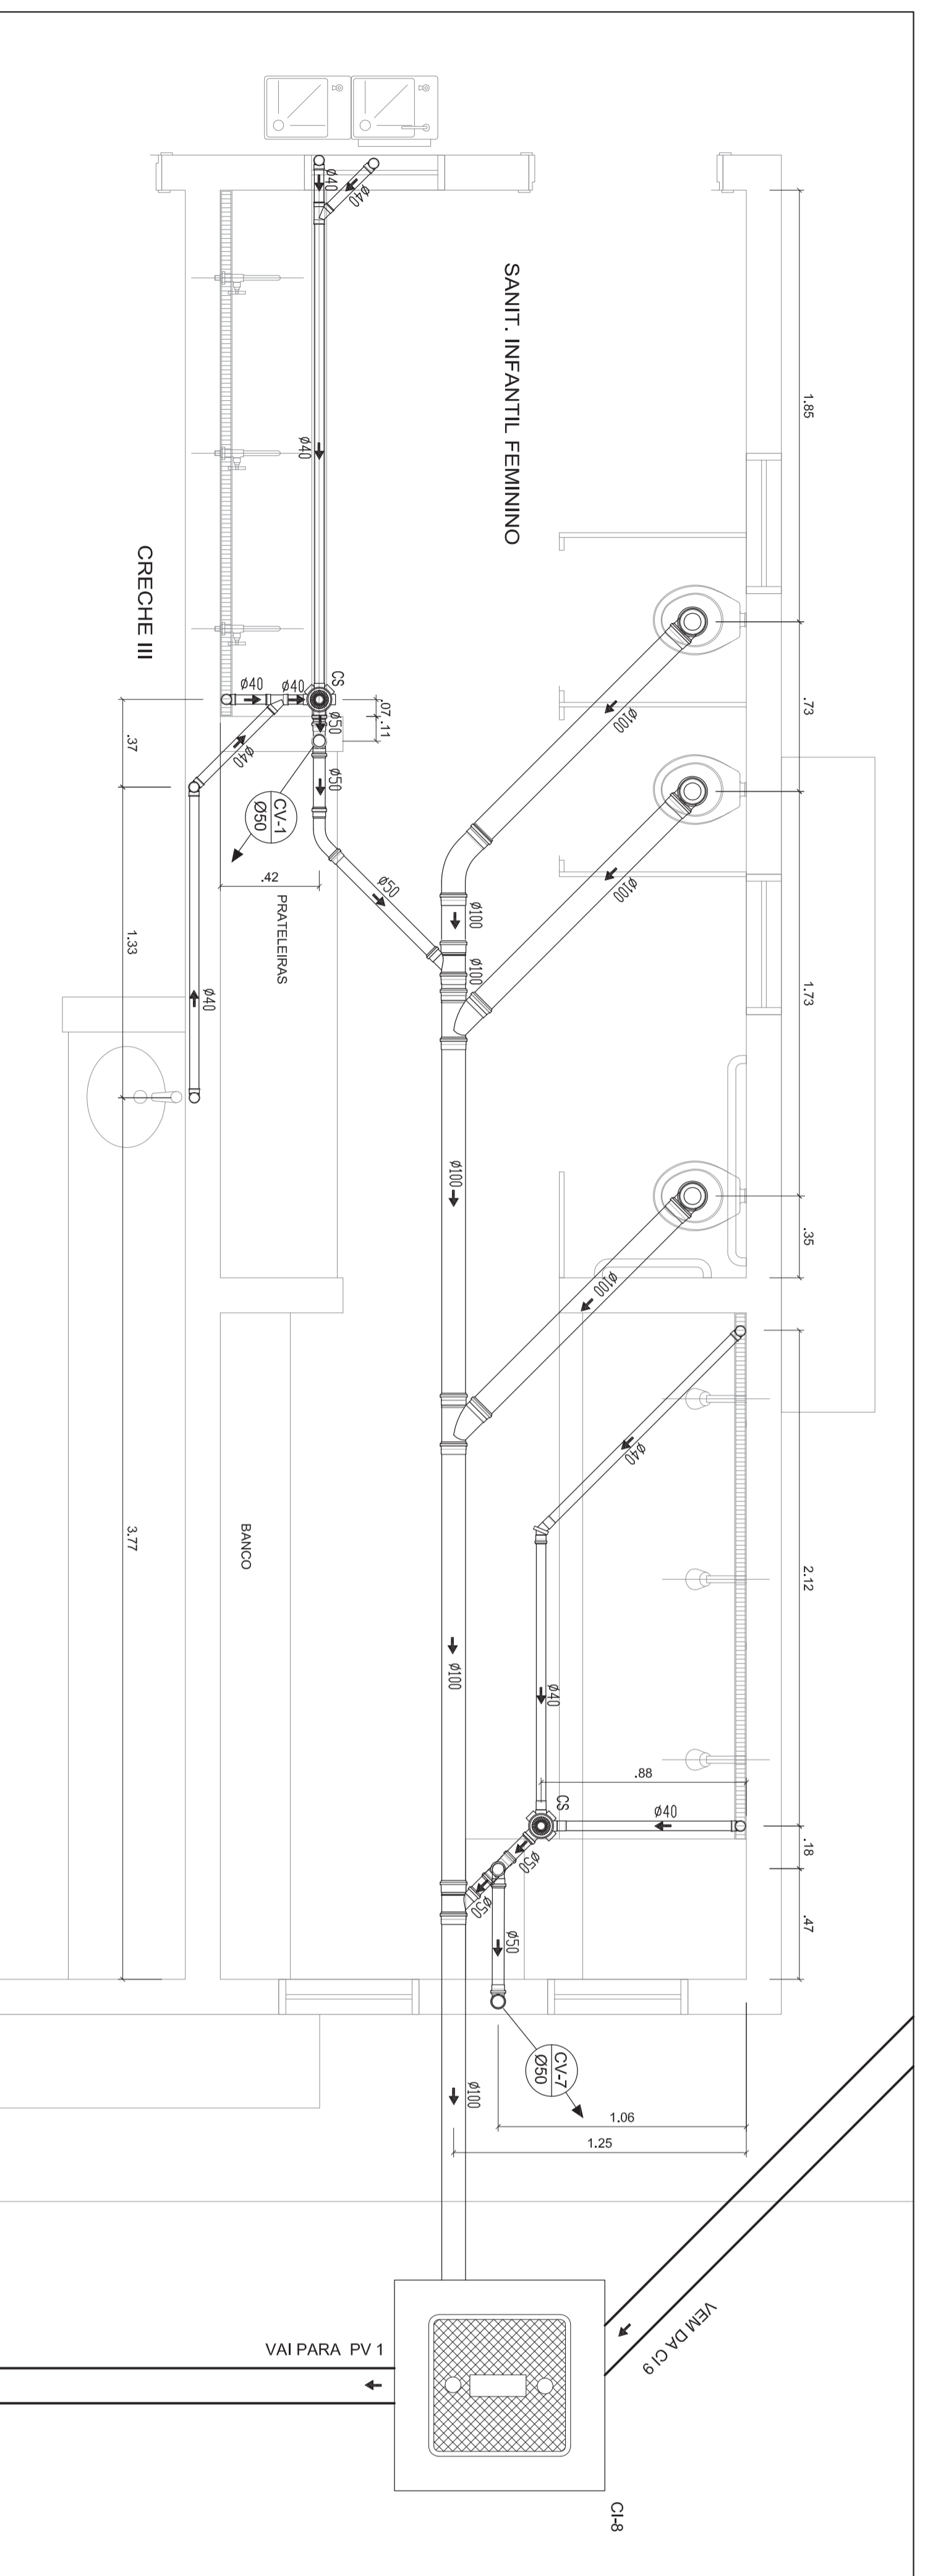

5 - SANITÁRIO INFANTIL FEMININO
PLANTA BAIXA
ESCALA: 1/20

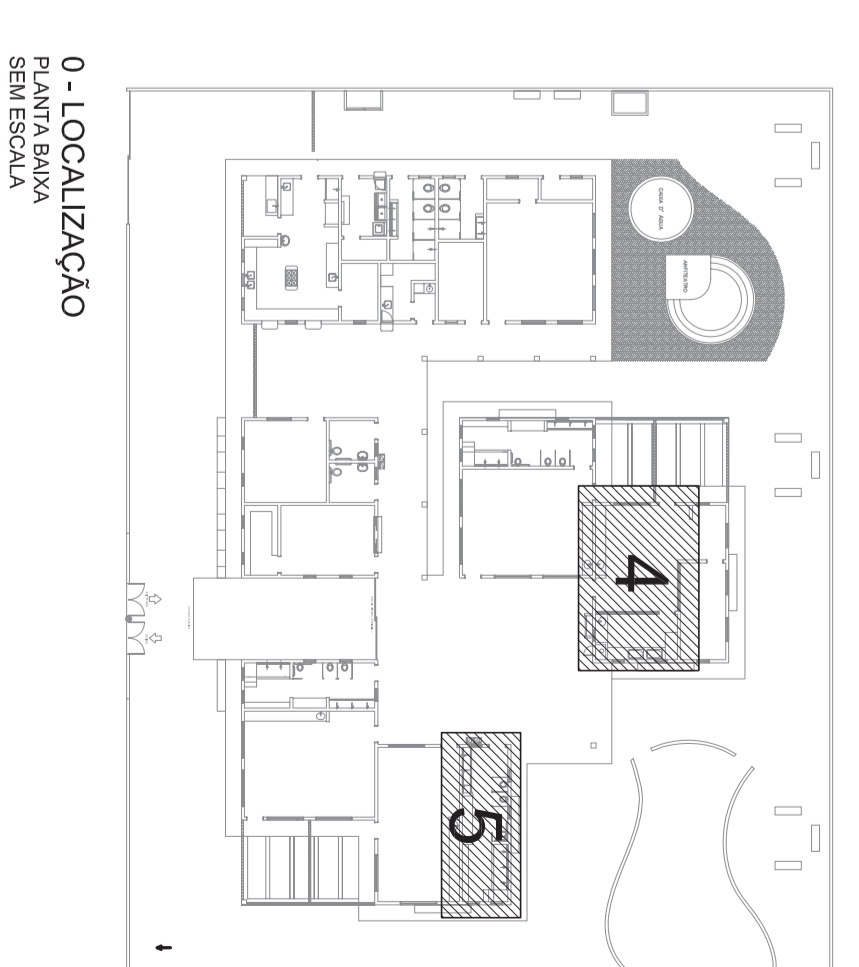

0 - LOCALIZAÇÃO
PLANTA BAIXA
SEM ESCALA

Ministério
da Educação

FNDE Fundação Nacional
de Desenvolvimento
da Educação

PROINFÂNCIA - ESPAÇO EDUCATIVO INFANTIL

ENDEREÇO:

MUNICÍPIO - UF:

PROPRIETÁRIO: FUNDO NACIONAL DE DESENVOLVIMENTO DA EDUCAÇÃO - FNDE

AUTORES DO PROJETO:

RESPONSÁVEL TÉCNICO:

PROPRIETÁRIO

AUTOR DO PROJETO

AUTOR DO PROJETO

RESP. TÉCNICO

DUFO

GRE4

RA

PROJETO TIPO C
PROJETO HIDRAULICO

COORDENAÇÃO

COES7 - Coordenação
Geral de Infraestrutura

ESGOTO

PLANTA BAIXA

SANIT. INFANTIL FEMININO / BANHO CRECHE I

EG

REVISÃO

R00

R00

DESIGNO

PRONCILIA

14/16

14/16